


雨水排水施設計画平面図

S=1:1,000 (A1)
S=1:2,000 (A3)

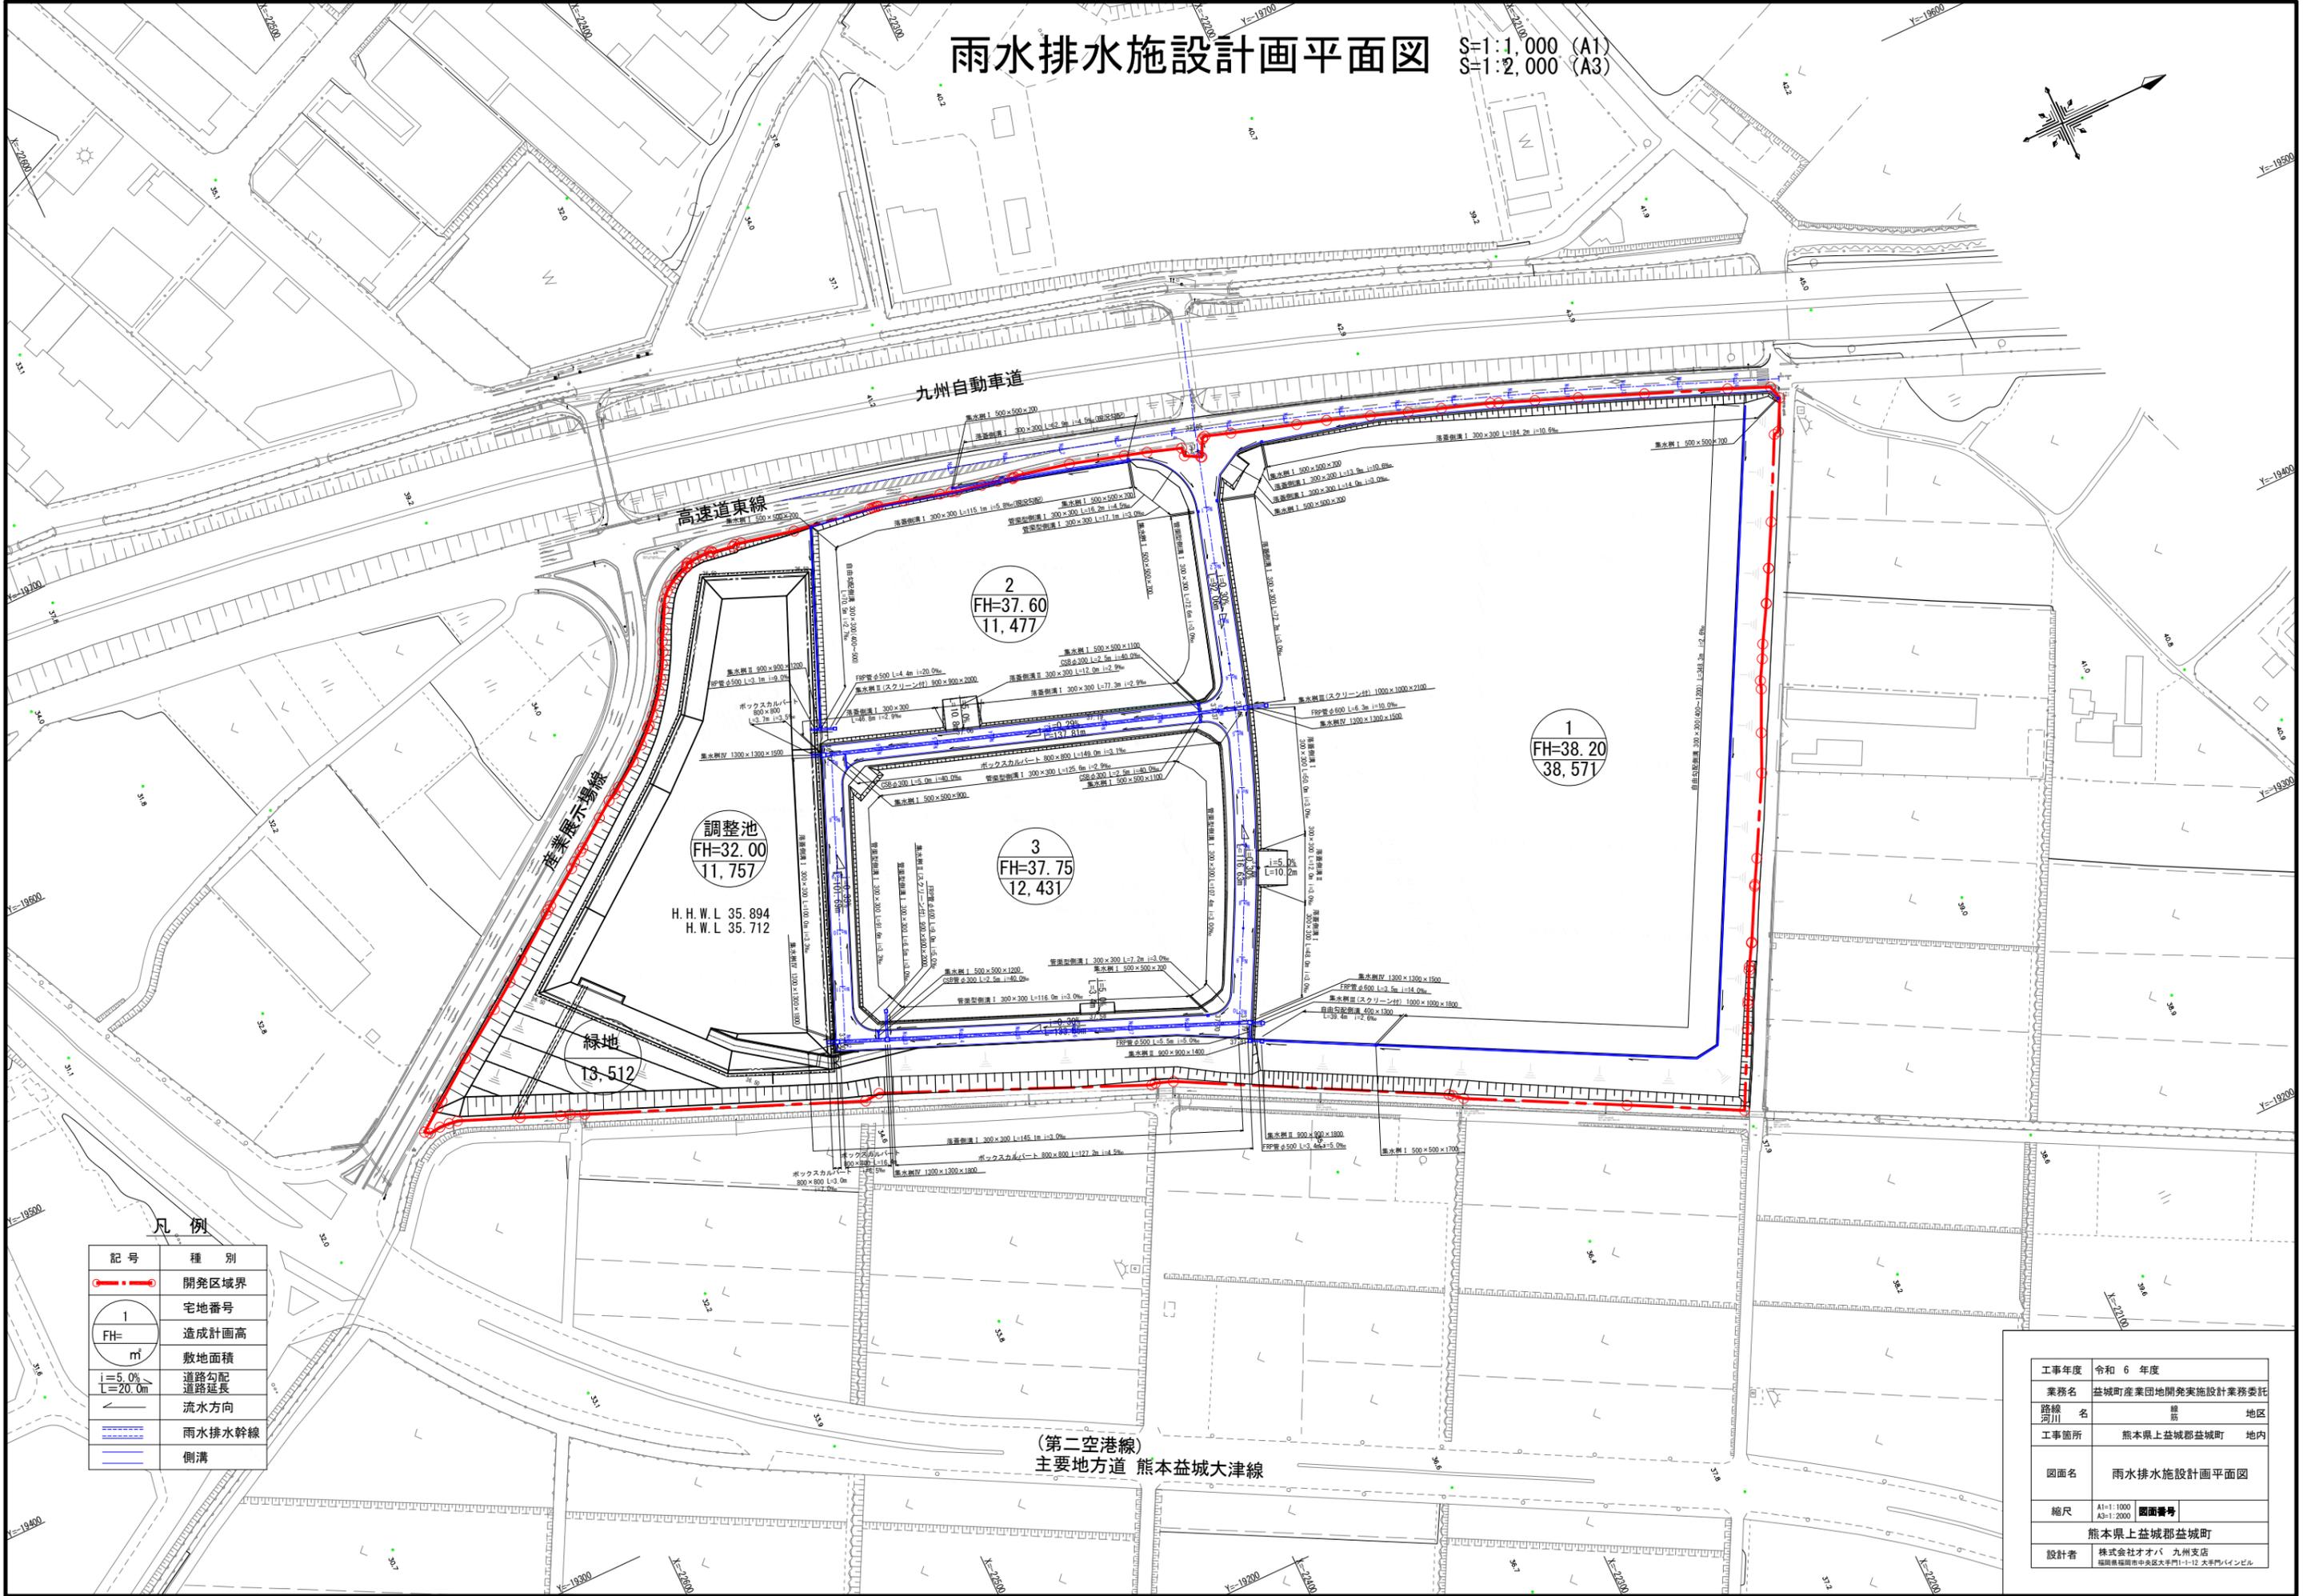

凡例

記号	種別
	開発区域界
	宅地番号
	造成計画高 敷地面積
	道路勾配 道路延長
	流水方向
	雨水排水幹線
	側溝

工事年度	令和 6 年度
業務名	益城町産業団地開発実施設計業務委託
路線名	益城町
河川名	地区
工事箇所	熊本県上益城郡益城町 地内
図面名	雨水排水施設計画平面図
縮尺	A1=1:1000 A3=1:2000
図面番号	
熊本県上益城郡益城町	
設計者	株式会社オオバ 九州支店 福岡県福岡市中央区大手門1-12 大手門ビル